


36 - 37 PROXECTORES
24 -25 CANAIS

1

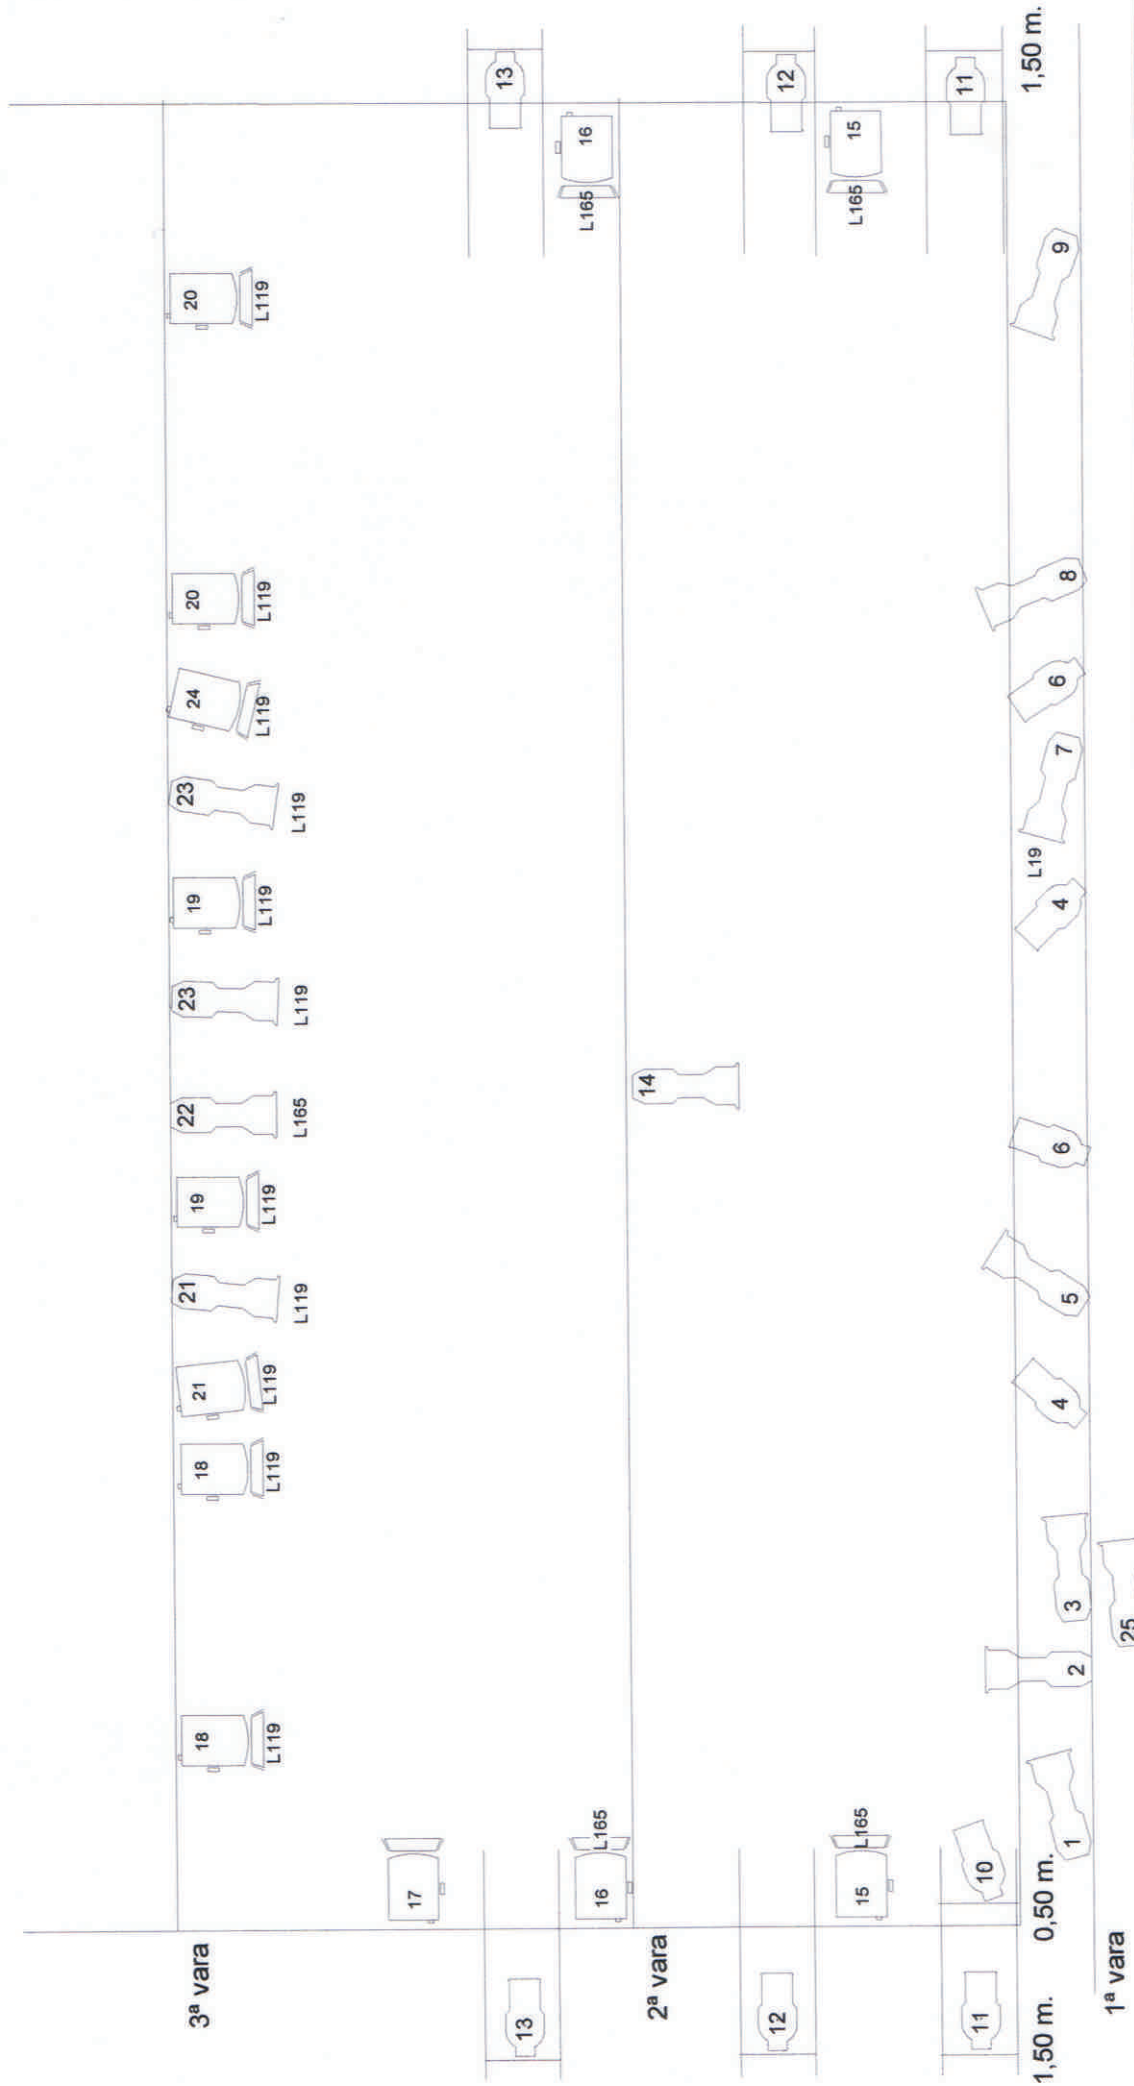

TEATRO DO NOROESTE
ROMEO E XULIETA
Lighting Plan

Dir: Eduardo Alonso
Dsgnr: Eduardo Alonso
DR Por:

Folha:
Escala: 1 : 50
Data: 10/04/07

FILTROS

AZUL ESCURO: LEE 119 - ROSCO 85
AZUL CLARO: LEE 165 - ROSCO 64

13 PC 1.000 W
11 RECORTES
650 W. 22/40

ROXO: LEE HT019 - ROSCO 19

Plot: Licenciado Para: Eduardo Alonso, Teatro do Noroeste